



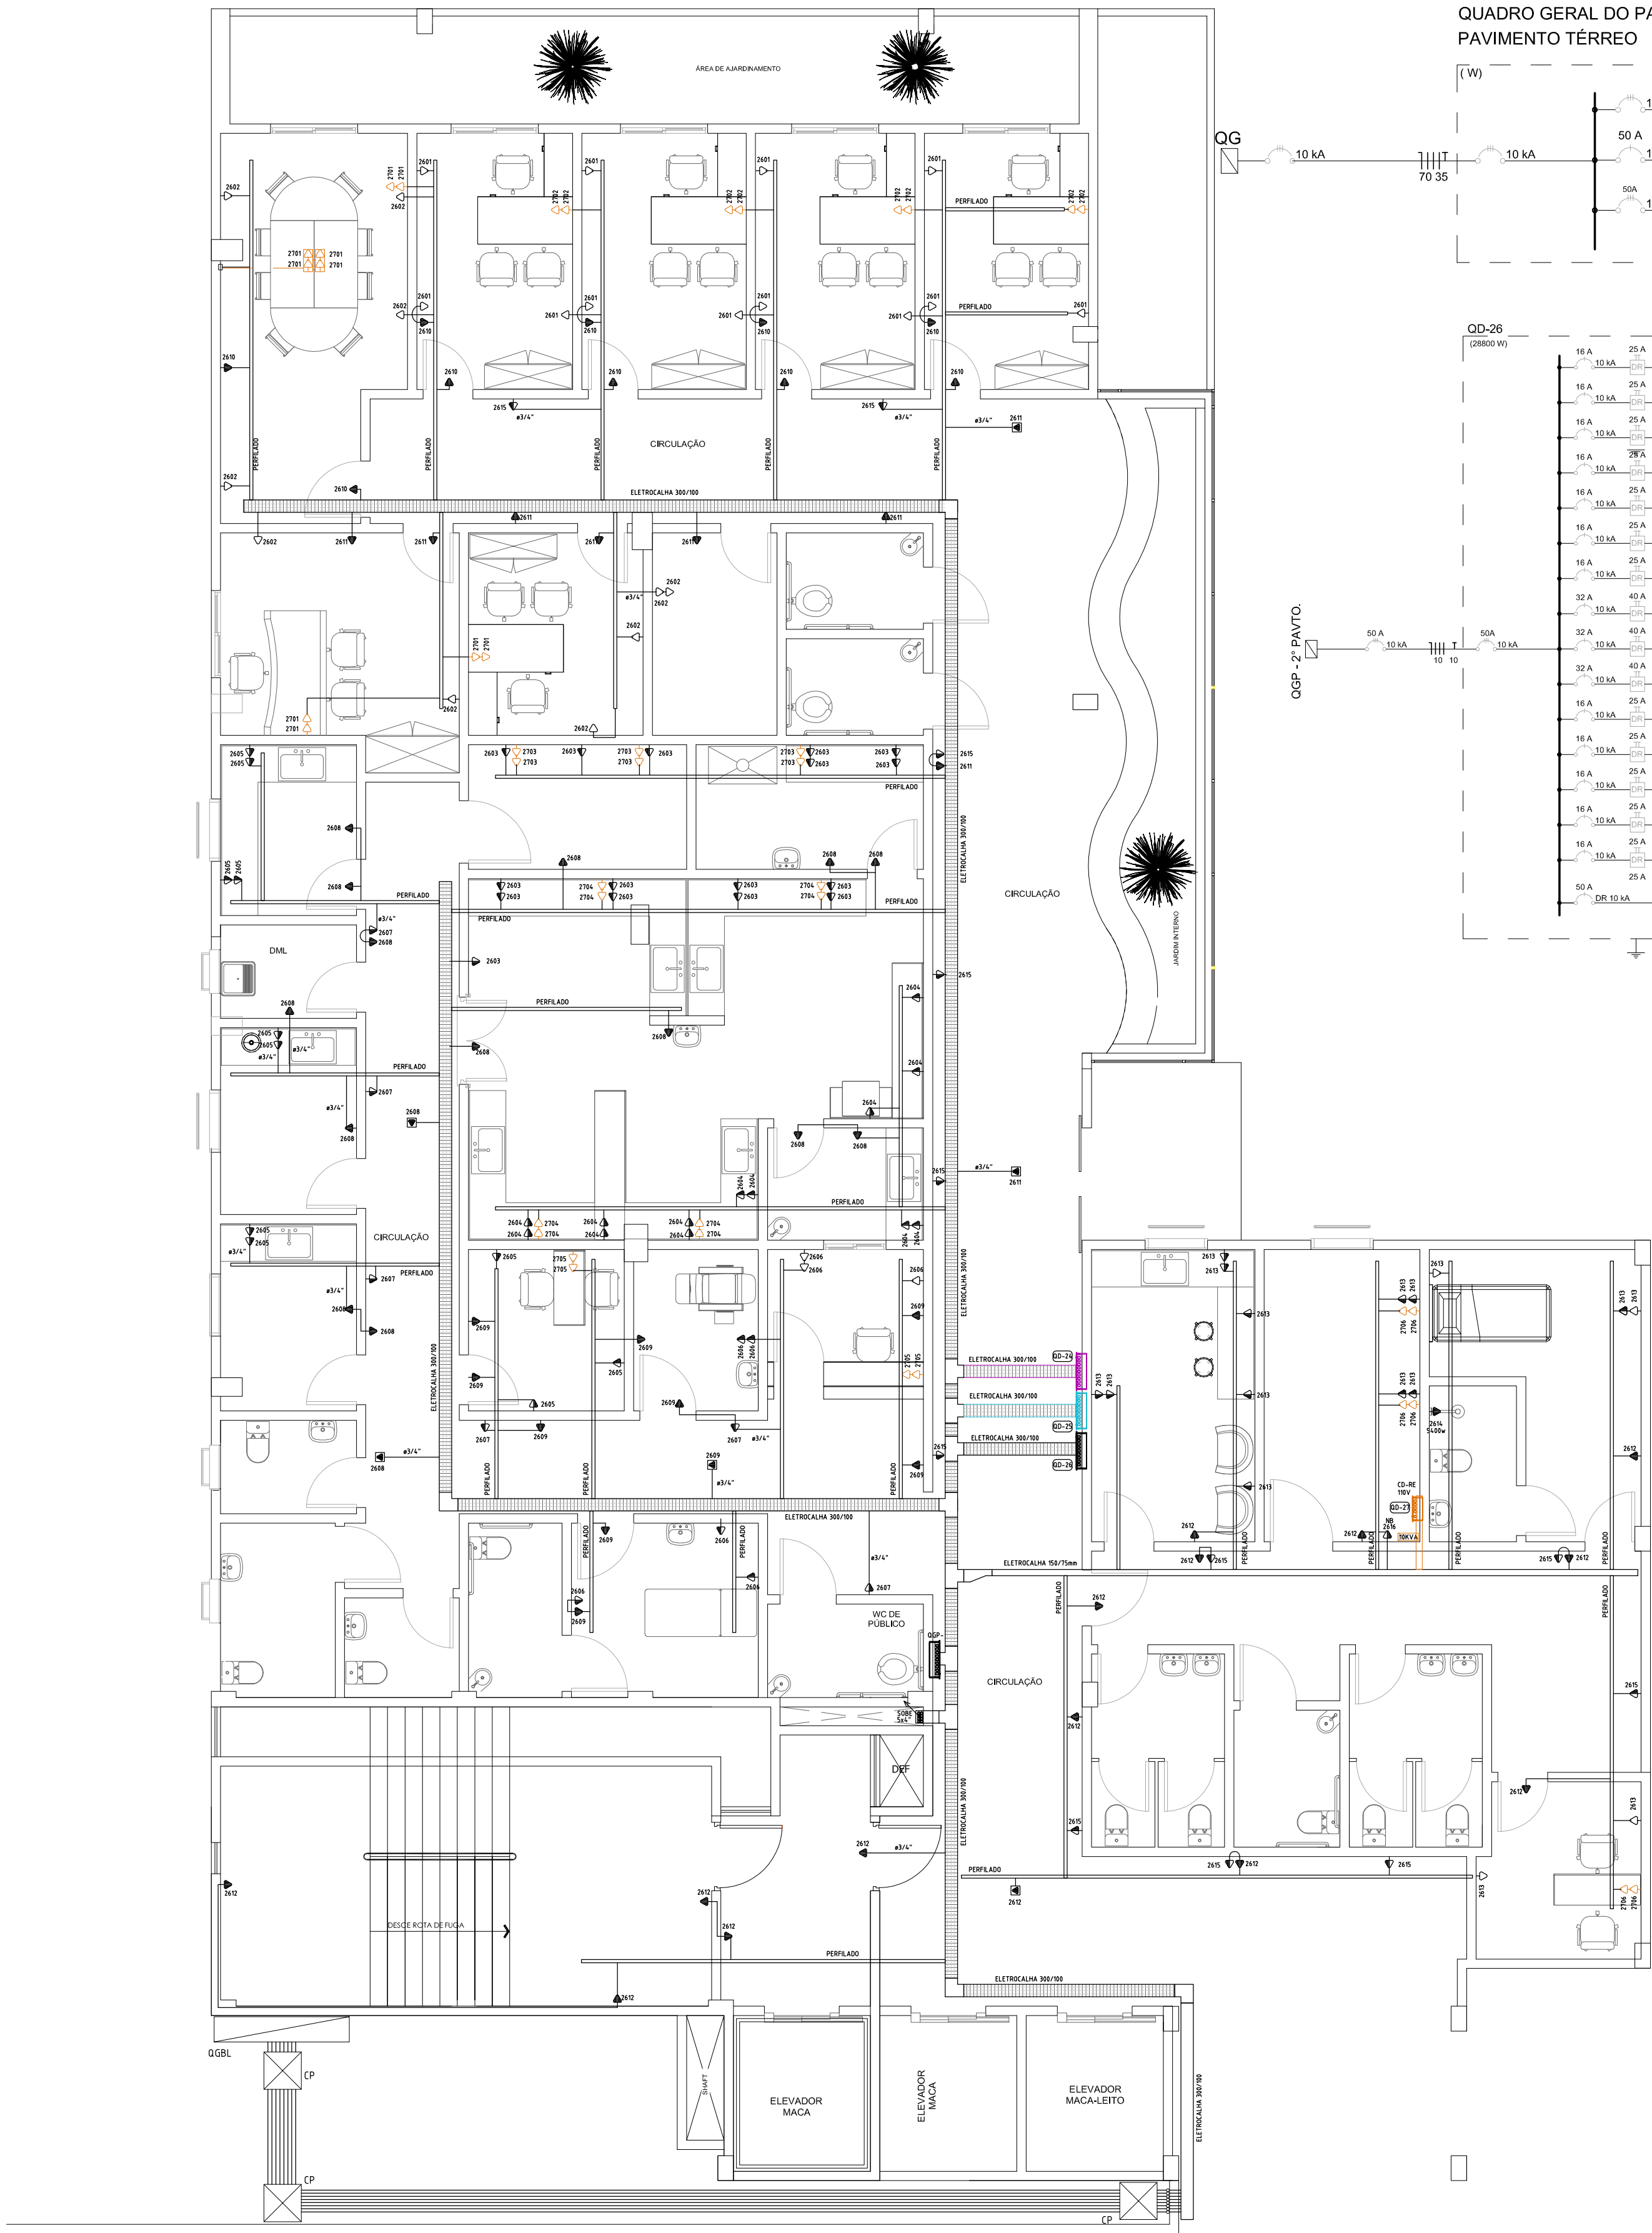

QUADRO GERAL DO PAVIMENTO (QGP)
PAVIMENTO TÉRREO

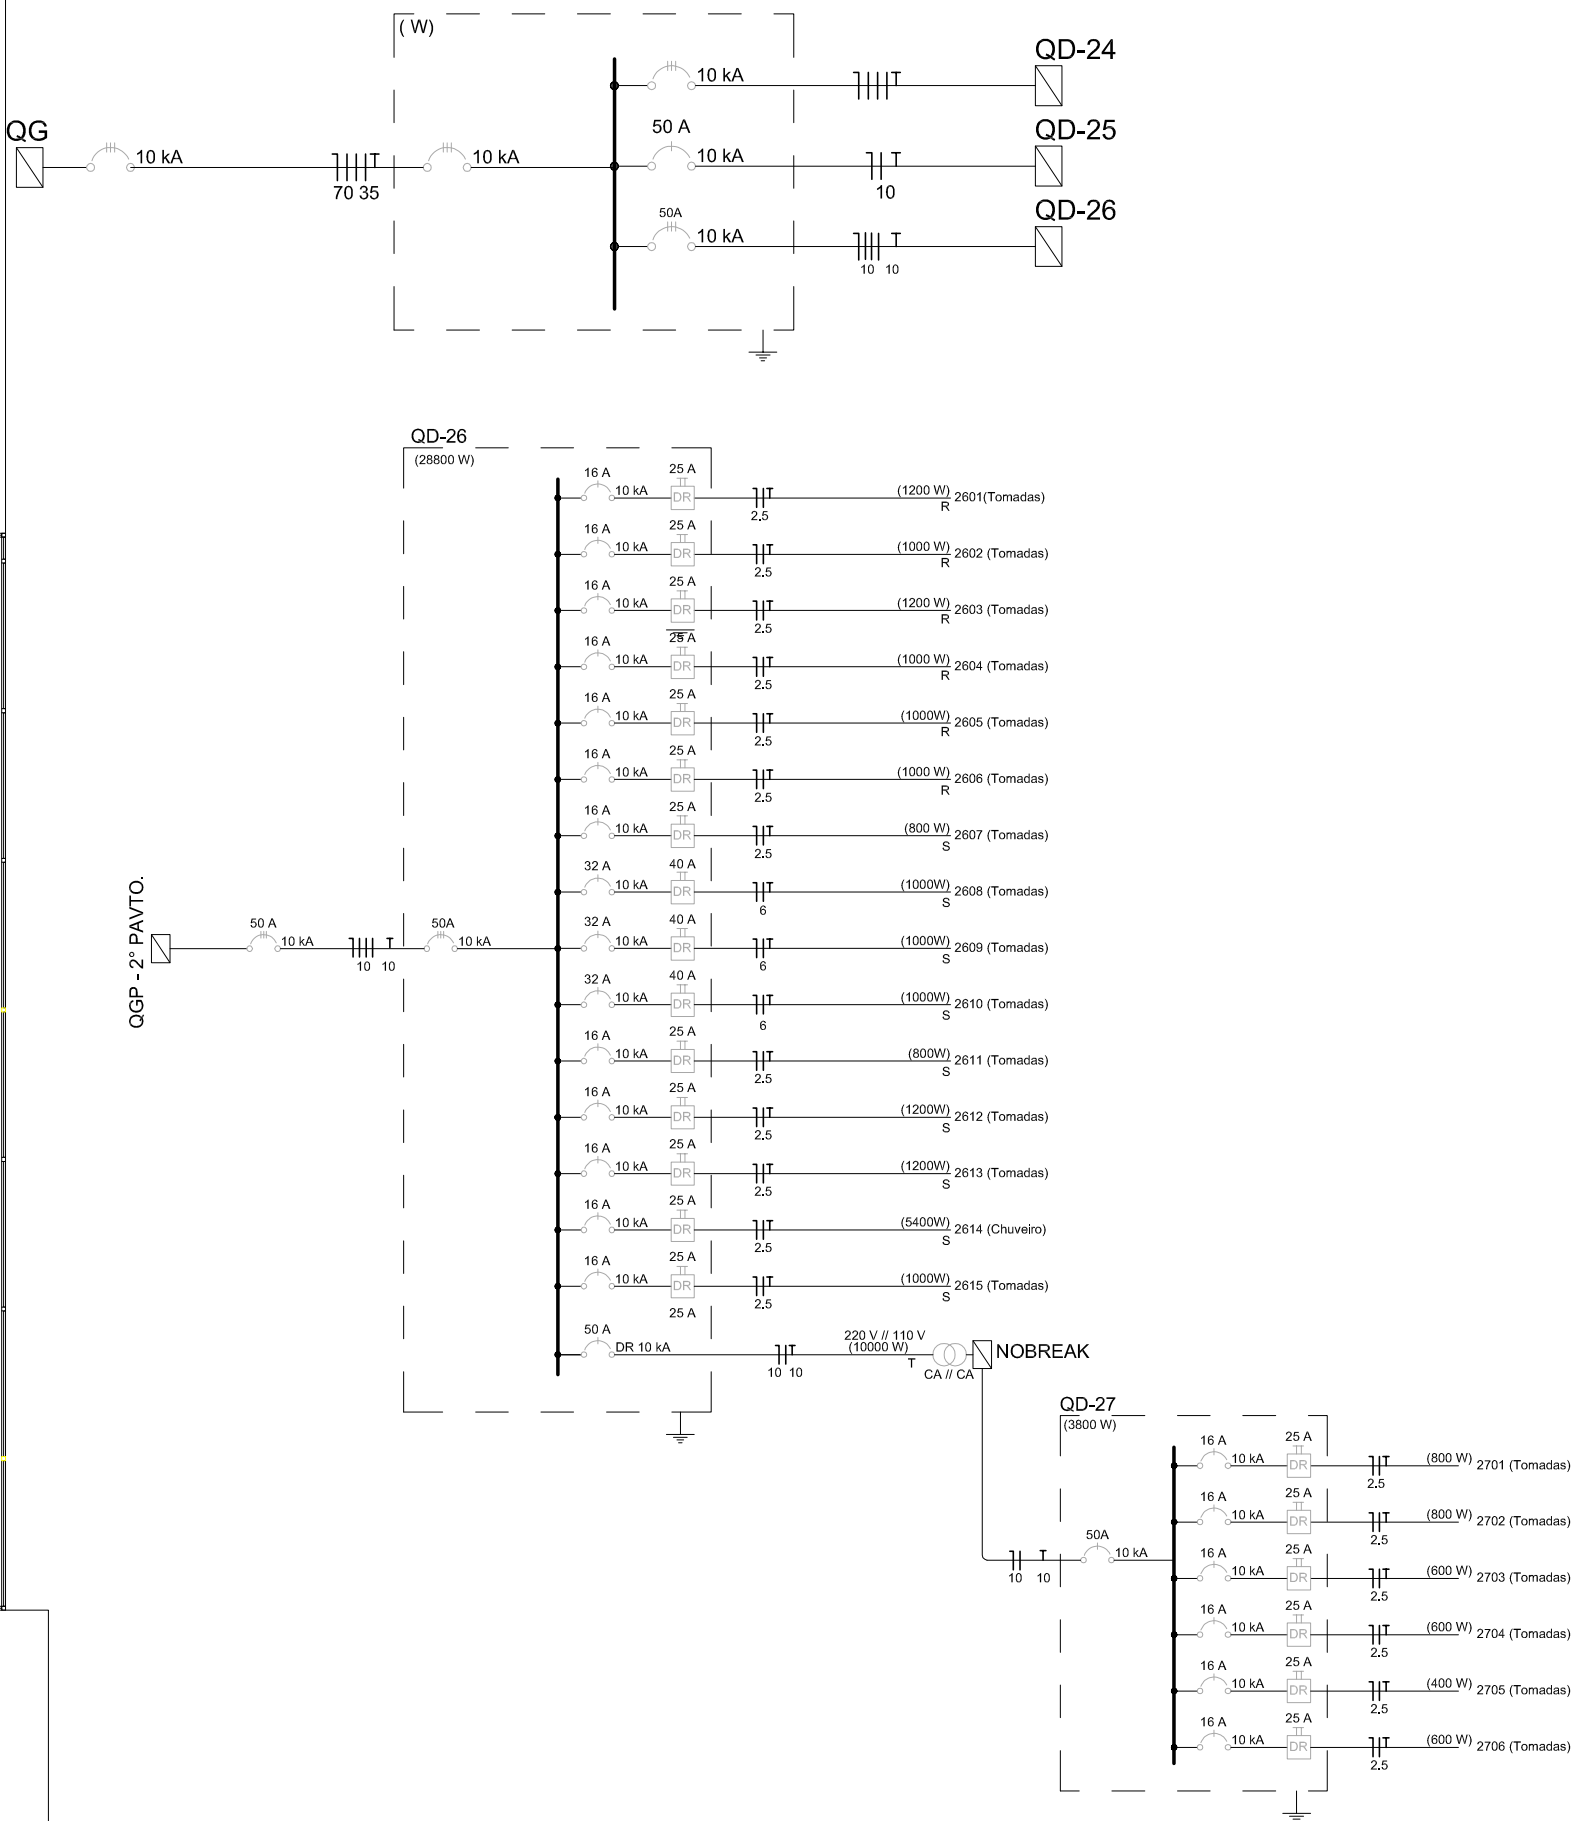

QUADRO DE CARGAS (QD-26)									
CIRCUITO	LAMPADAS (W)			TOMADAS (W)		CLIMAT. (W)	NOBREAK	CHUVEIRO (W)	CARGAS (W)
Nº	60	24	45	100	600	0	10000	5400	7
2601				12					1200
2602				10					1000
2603				16					1600
2604				13					1300
2605				11					1100
2606				9					900
2607				6					600
2608				15					1500
2609				11					1100
2610				10					1000
2611				9					900
2612				15					1500
2613				16					1600
2614								1	5400
2615				12			1		1200
2616									10000
CARGA TOTAL INSTALADA									31900 3x50A 10.0

QUADRO DE CARGAS (QD-27)									
CIRCUITO	LAMPADAS (W)			TOMADAS (W)		CLIMAT. (W)	TORNEIRA ELÉTRICA	CHUVEIRO (W)	CARGAS (W)
Nº	60	24	45	100	600	0	0	0	7
2701				10					1000
2702				8					800
2703				6					600
2704				8					800
2705				4					400
2706				6					600
CARGA TOTAL INSTALADA									4200 40A 10.0

SIMBOLOGIA

- LUMINÁRIA DE EMBUTIR EM FORRO DE GESSO OU MODULAR, BARRA DE LED DE 39W, COM EMISSÃO DE LUZ NA COR BRANCO NEUTRO 4000K. CORPO EM CHAPA DE AÇO TRATADA COM ACABAMENTO EM PINTURA ELETROSTÁTICA NA COR BRANCA. DIFUSOR EM ACRÍLICO TRANSLÚCIDO. FLUXO LUMINOSO 4080lm.
- LUMINÁRIA QUADRADA DE EMBUTIR EM FORRO DE GESSO OU MODULAR COM PERFIL "T" DE ABA 25mm COM PLACA DE LED DE 17W, COM EMISSÃO DE LUZ NA COR BRANCO NEUTRO 4000K. CORPO EM CHAPA DE AÇO TRATADA COM ACABAMENTO EM PINTURA ELETROSTÁTICA NA COR BRANCA. DIFUSOR EM ACRÍLICO TRANSLÚCIDO. FLUXO LUMINOSO 1.536lm.
- ELETROCALHA 200x50, PERFURADA, AÇO GALV. . CHAPA 16.
- ELETROCALHA 100x50, PERFURADA, AÇO GALV. . CHAPA 16.
- PERFILADO 38x38, PERFURADO, AÇO GALVANIZADO, CHAPA 16.
- ELETRODUTO AÇO GALVANIZADO NO TETO OU APARENTE
- ELETRODUTO FLEXÍVEL ANTI-CHAMA EMBUTIDO NO PISO OU PAREDE
- QUADRO DE DISTRIBUIÇÃO SOBREPOR GERAL REDE - h=1,20m DO PISO
- Espera alimentação 3P+N+T p/equipamento climatização
- Espera alimentação 2P+T p/equipamento climatização
- Espera Tomada 2P+T 10A p/ régua leito h:1,50m
- Tomada 2P+T 10A em cx.4x2 h:2,00m ou CONFORME PROJETO
- Tomada 2P+T 10A em cx.4x2 h:1,20m
- Tomada 2P+T 10A em cx.4x2 h:0,30m
- TUBULAÇÃO QUE DESCE
- TUBULAÇÃO QUE SOBE
- CONDULETE ALUMÍNIO DN25, DN32 OU DN40 - COMPLETO
- SENSOR DE PRESENÇA NO TETO
- Fios Neutro, Fase, Retorno e Terra - FIAÇÃO LIVRE DE HALOGENÍO
- Interruptor de 1 tecla simples - ESPERA REGUA LEITO
- Interruptor de 1 tecla paralela - ESPERA REGUA LEITO
- Interruptor de 1 tecla paralela em cx 4x2" - h=1,20m
- Interruptor de 1 tecla simples e 1 paralela em cx 4x2" - h=1,20m
- Interruptor de 2 tecla paralela em cx 4x2" - h=1,20m
- Interruptor simples de 1 tecla em cx 4x2" - h=1,20m
- Interruptor simples de 2 teclas em cx 4x2" - h=1,20m
- Interruptor simples de 3 teclas em cx 4x2" - h=1,20m
- DISJUNTOR MONOFÁSICO
- DISJUNTOR TRIPOLAR
- INTERRUPTOR DIFERENCIAL BIPOLAR 30mA-5KA
- ESPERA REGUA LEITO - h=1,5m

NOTAS : 1 - Condutores não especificados ver quadros de cargas e unifilares.
2 - Eletrodutos não especificados serão DN25mm.
3 - Será usado um único Terra p/ aterramento de vários circuitos que passarão juntos no mesmo eletroduto ou eletrocalha ou perfilado (a bi-tola deverá ter a seção do condutor fase de maior seção).

RESP. TÉCNICO PROJETO
MARCOS ROSINA
ENGENHEIRO CIVIL
CREA 179870/6

RESP. TÉCNICO EXECUÇÃO

OBJETO:
PROJETO COMPLEMENTARES

OBRA:
AMPLIAÇÃO HOSPITALAR
Avenida Sul Brasil, 584, Centro, Maravilha- SC

PROPRIETÁRIO
**SOCIEDADE BENEFICIENTE
HOSPITALAR MARAVILHA**
CNPJ: 85.197.077/0001-86

SITUAÇÃO SEM ESCALA:

LOTES:	QUADRA:	VERSÃO:	DATA:	ESCALA:	ÁREA:
0	0	01-2022	SET-2022	INDICADA	3.202,25m²
ENCAMINHAMENTOS E REVISÕES			CONTEUDO		SIGLA DE PROJETO
01	ENCAMINHAMENTO PARA ANÁLISE	SET-2022	ELETRICO PAV. TÉRREO TOMADAS		ELE PRANCHA 001

ELETRICO PAV. TÉRREO REDE 220/380 E REDE ESTABILIZADA 110
ESCALA 1:75