


SIMBOLOGIA

-
- LUMINÁRIA DE EMBUTIR EM FORRO DE GESSO OU MODULAR, BARRA DE LED DE 39W, COM EMISSÃO DE LUZ NA COR BRANCO NEUTRO 4000K, CORPO EM CHAPA DE AÇO TRATADA COM ACABAMENTO EM PINTURA ELETROSTÁTICA NA COR BRANCA. DIFUSOR EM ACRÍLICO TRANSLÚCIDO. FLUXO LUMINOSO 4080lm.
-
- LUMINÁRIA QUADRADA DE EMBUTIR EM FORRO DE GESSO OU MODULAR COM PERFIL "T" DE ABA 25mm COM PLACA DE LED DE 17W, COM EMISSÃO DE LUZ NA COR BRANCO NEUTRO 4000K, CORPO EM CHAPA DE AÇO TRATADA COM ACABAMENTO EM PINTURA ELETROSTÁTICA NA COR BRANCA. DIFUSOR EM ACRÍLICO TRANSLÚCIDO. FLUXO LUMINOSO 1.536lm.
-
- ELETRICALHA 200x50, PERFURADA, AÇO GALV. , CHAPA 16.
-
- ELETRICALHA 100x50, PERFURADA, AÇO GALV. , CHAPA 16.
-
- PERFILADO 38x38, PERFURADO, AÇO GALVANIZADO, CHAPA 16.
-
- ELETRORODUTO AÇO GALVANIZADO NO TETO OU APARENTE
-
- ELETRORODUTO FLEXÍVEL ANTI-CHAMA EMBUTIDO NO PISO OU PAREDE
-
- QUADRO DE DISTRIBUIÇÃO SOBREPOR GERAL REDE – h=1,20m DO PISO
-
- Espera alimentação 3P+N+T p/equipamento climatização
-
- Espera alimentação 2P+T p/equipamento climatização
-
- Tomada 2P+T 10A p/ régua leito h:1,50m
-
- Tomada 2P+T 10A em cx.4x2 h:2,00m ou CONFORME PROJETO
-
- Tomada 2P+T 10A em cx.4x2 h:1,20m
-
- Tomada 2P+T 10A em cx.4x2 h:0,30m
-
- TUBULAÇÃO QUE DESCE
-
- TUBULAÇÃO QUE SOBE
-
- CONDULETE ALUMÍNIO DN25, DN32 OU DN40 – COMPLETO
-
- SENSOR DE PRESENÇA NO TETO
-
- Fios Neutro, Fase, Retorno e Terra – FIAÇÃO LIVRE DE HALOGENÍO
-
- Interruptor de 1 tecla simples – ESPERA REGUA LEITO
-
- Interruptor de 1 tecla paralelo – ESPERA REGUA LEITO
-
- Interruptor de 1 tecla paralelo em cx 4x2" – h=1,20m
-
- Interruptor de 2 teclas simples e 1 paralelo em cx 4x2" – h=1,20m
-
- Interruptor de 2 teclas paralelo em cx 4x2" – h=1,20m
-
- Interruptor simples de 1 tecla em cx 4x2" – h=1,20m
-
- Interruptor simples de 2 teclas em cx 4x2" – h=1,20m
-
- Interruptor simples de 3 teclas em cx 4x2" – h=1,20m
-
- DISJUNTOR MONOFÁSICO
-
- DISJUNTOR TRIPOLAR
-
- INTERRUPTOR DIFERENCIAL BIPOLAR 30mA–5KA
-
- ESPERA REGUA LEITO – h=1,5m


NOTAS : 1- Condutores não especificados ver quadros de cargas e unifilares.
2 - Eletrodutos não especificados serão DN25mm.
3 - Será usado um único Terra p/ aterramento de vários circuitos que passarem juntos no mesmo eletroduto ou eletrocalha ou perfilado (a bi-tola deverá ter a seção do condutor fase de maior seção).

QUADRO GERAL DO PAVIMENTO (QGP)
3º PAVIMENTO

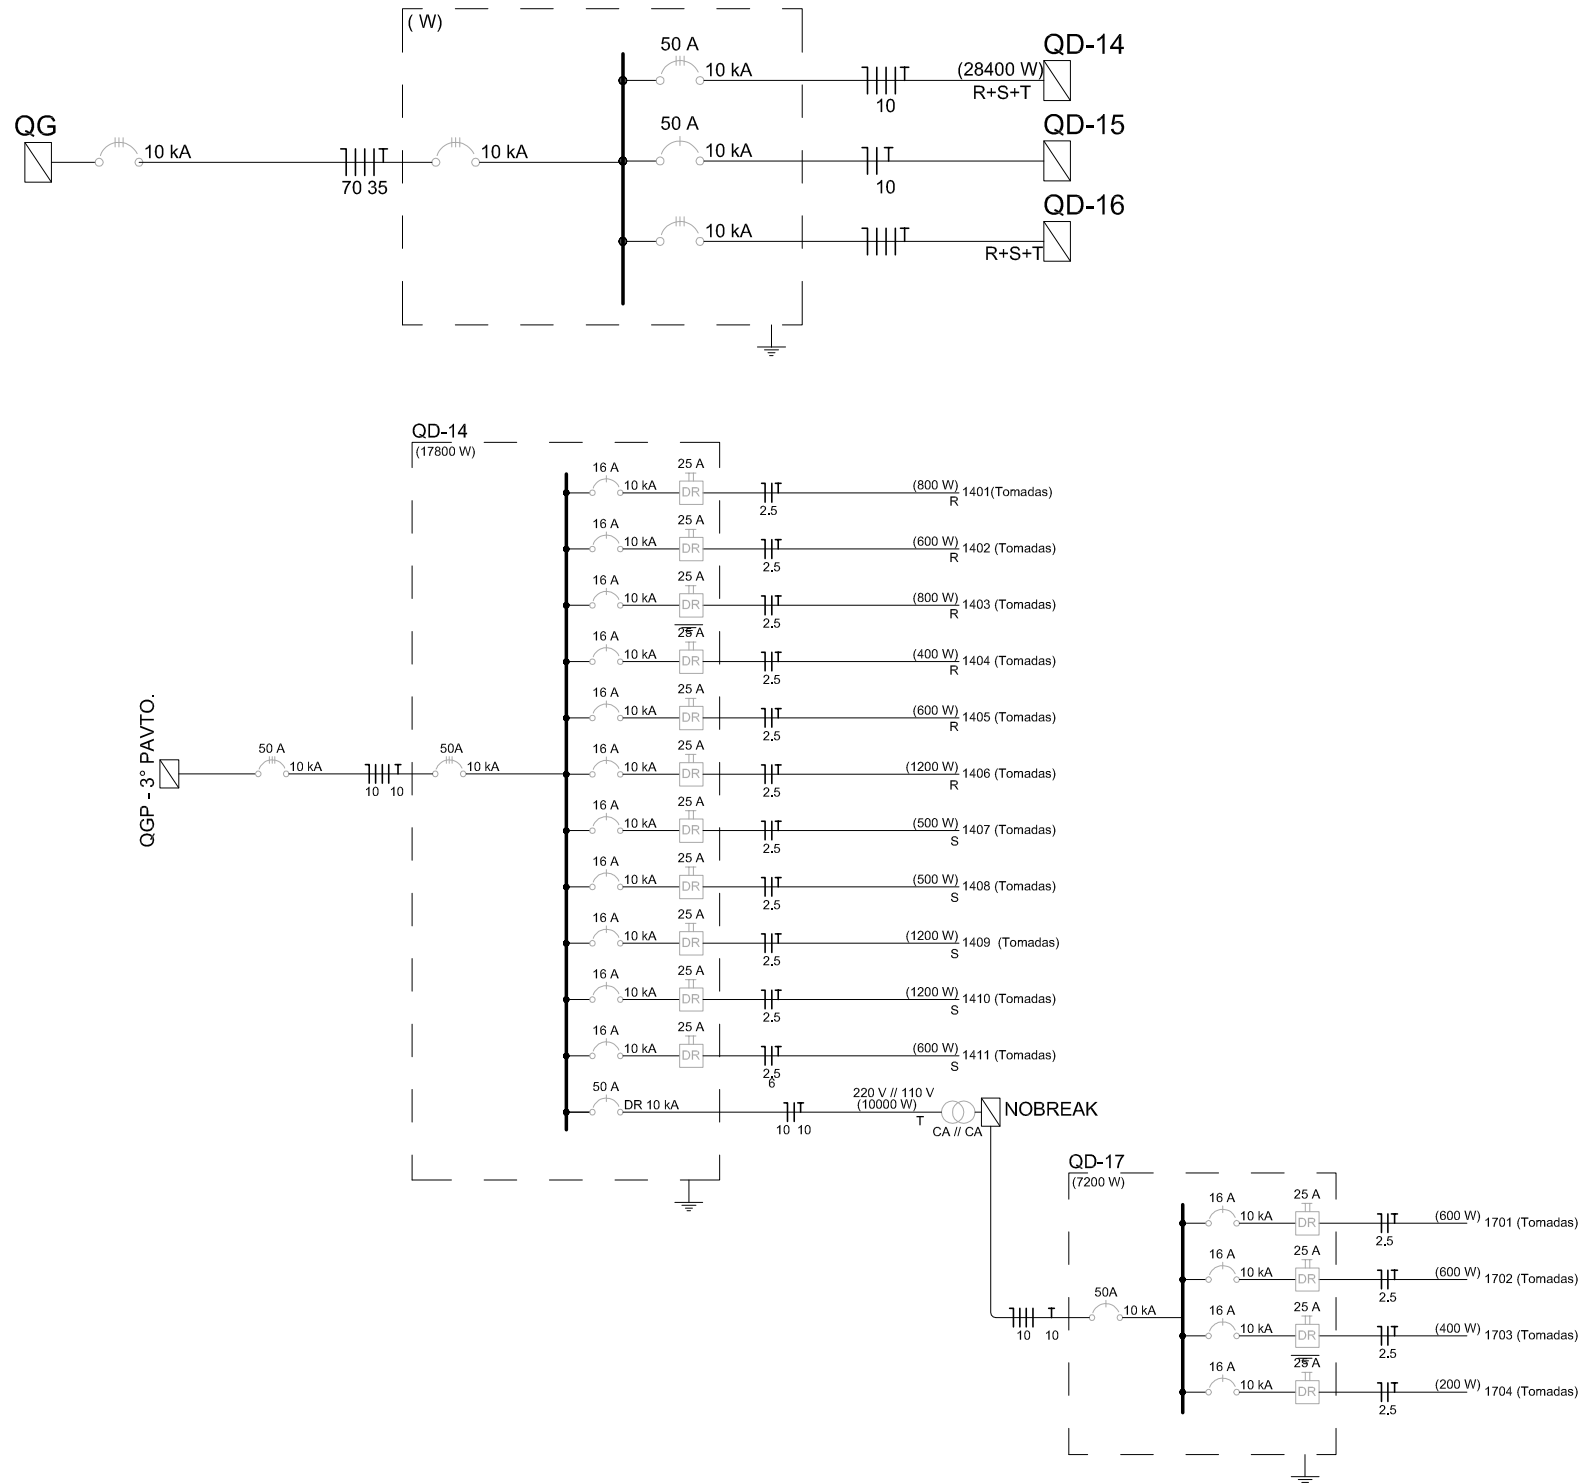

QUADRO DE CARGAS (QD-14)									
CIRCUITO	LAMPADAS (W)			TOMADAS (W)		CLIMAT.(W)	NOBREAK	CHUVEIRO (W)	CARGAS (W)
Nº	60	24	45	100	600	0	10000	5400	Σ
1401				8					800
1402				6					600
1403				8					800
1404				4					400
1405				6					600
1406				12					1200
1407				5					500
1408				5					500
1409				12					1200
1410				12					1200
1411				6			1		600
1412									10000
CARGA TOTAL INSTALADA									18400 3x50A 10.0

QUADRO DE CARGAS (QD-17)									
CIRCUITO	LAMPADAS (W)			TOMADAS (W)		CLIMAT.(W)	TORNEIRA ELETTRICA	CHUVEIRO (W)	CARGAS (W)
Nº	60	24	45	100	600	0	0	0	Σ
1701				6					600
1702				6					600
1703				4					400
1704				4					400
CARGA TOTAL INSTALADA									2000 40A 10.0

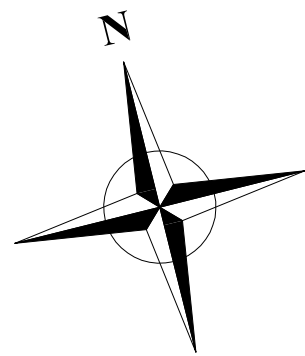

ELETRICO - 3º PAVIMENTO REDE 220/380 E REDE ESTABILIZADA 110
ESCALA 1:75

RESP. TÉCNICO PROJETO
MARCOS ROSINA
ENGENHEIRO CIVIL
CREA 17987/6-6

RESP. TÉCNICO EXECUÇÃO

OBJETO:
PROJETO COMPLEMENTARES

OBRA:
AMPLIAÇÃO HOSPITALAR
Avenida Sul Brasil, 584, Centro, Maravilha- SC

PROPRIETÁRIO:
SOCIEDADE BENEFICIENTE HOSPITALAR MARAVILHA
CNPJ: 85.197.077/0001-86

SITUAÇÃO SEM ESCALA:

LOTE:
0

QUADRA:
0

VERSÃO:
01-2022

DATA:
SET-2022

ESCALA:
INDICADA

ÁREA:
3.202,25m²

ENCAMINHAMENTOS E REVISÕES

CONTEUDO

SIGLA DE PROJETO

01 CONCLUIDO

SET-2022

ELETRICO
3º PAVIMENTO
TOMADAS

ELE
PRANCHA
005