

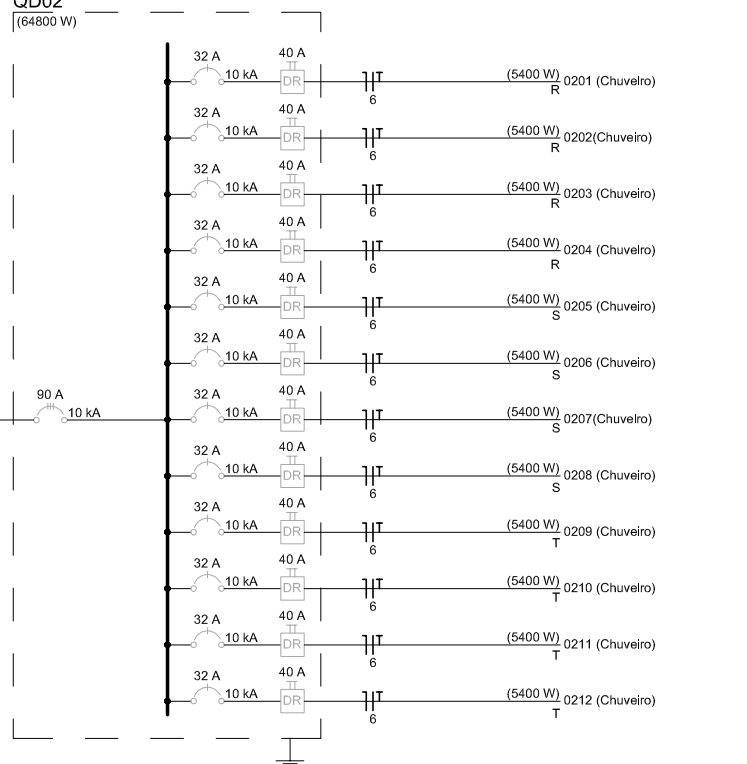
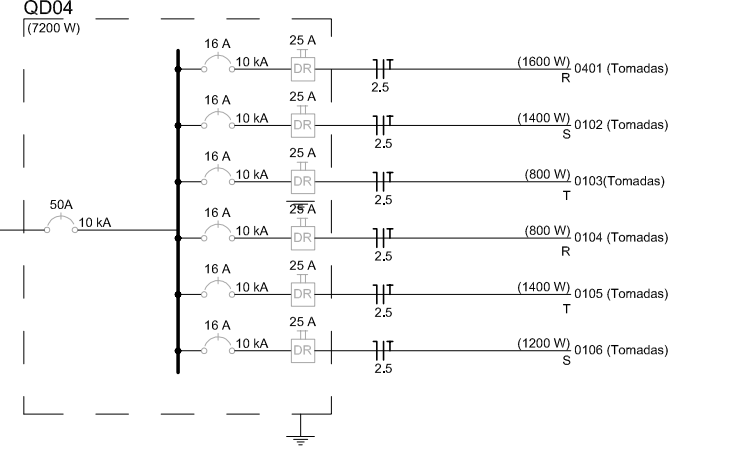


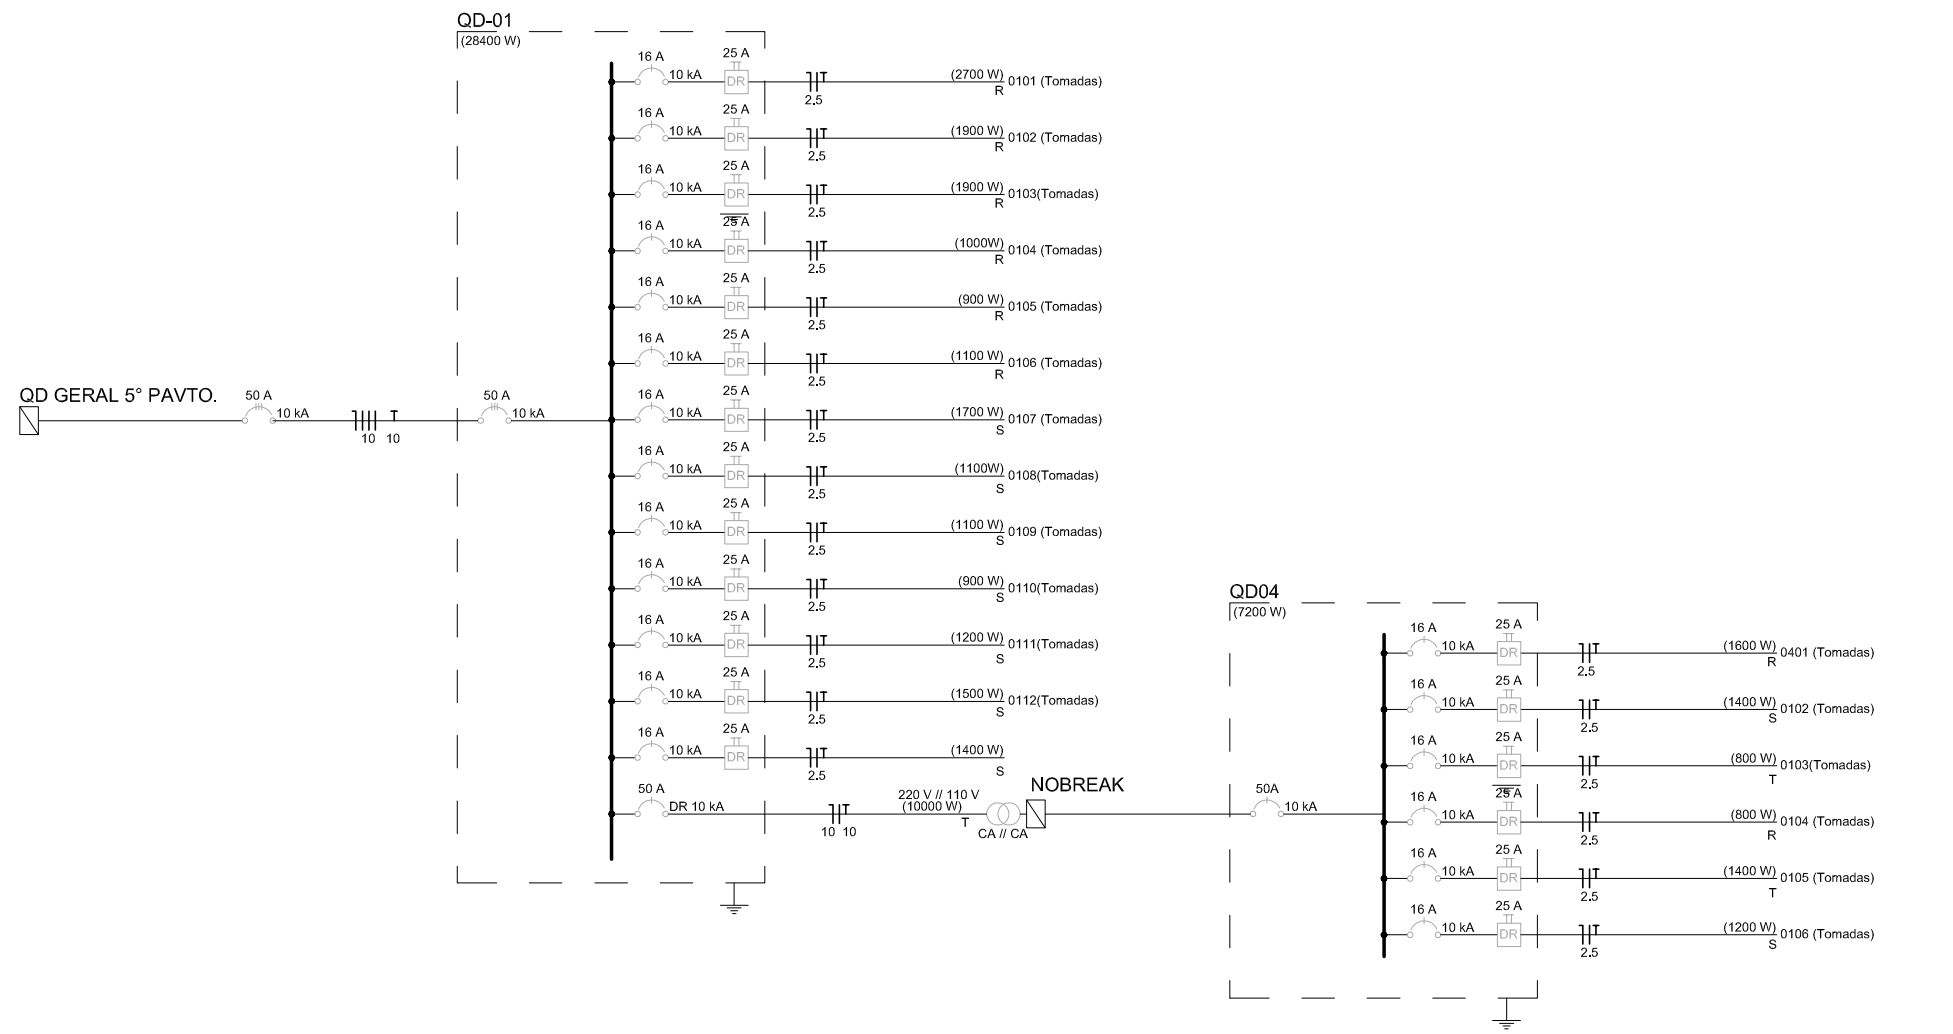

QUADRO GERAL DO PAVIMENTO (QGP)
5º PAVIMENTO
(146088 W)

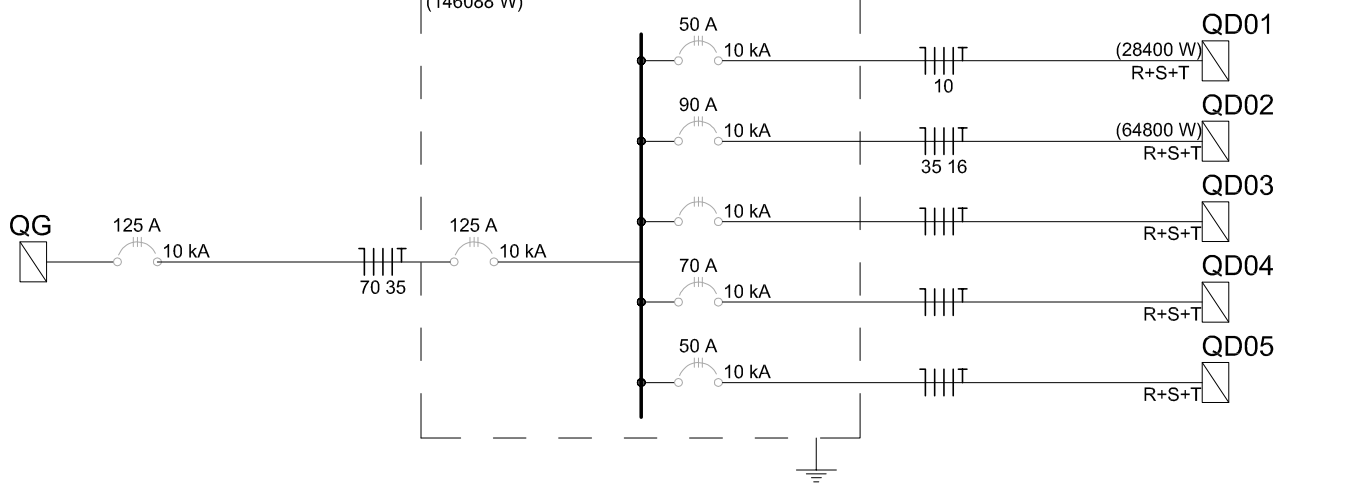

QUADRO DE CARGAS (QD-01)									
CIRCUITO	LAMPADAS (W)			TOMADAS (W)		CLIMAT.	NORBEAK	CHUVEIRO (W)	CARGAS (W)
Nº	60	24	45	100	600	0	10000	5400	Σ (A) (mm²)
0101				20					2000 16 2,5
0102				20					2000 16 2,5
0103				20					2000 16 2,5
0104				8					800 16 2,5
0105				18					1800 16 2,5
0106				12					1200 16 2,5
0107				18					1800 16 2,5
0108				15					1500 16 2,5
0109				15					1500 16 2,5
0110				5					500 16 2,5
0111				18					1800 16 2,5
0112				30					3000 16 2,5
0113				35					3500 16 2,5
0114							1		10000 50 10,0
CARGA TOTAL INSTALADA									31500 3x20A 10,0


QUADRO DE CARGAS (QD-02)									
CIRCUITO	LAMPADAS (W)			TOMADAS (W)		CLIMAT.	NORBEAK	CHUVEIRO (W)	CARGAS (W)
Nº	60	24	45	100	600	0	10000	5400	Σ (A) (mm²)
0201									5400 32 6,0
0202									5400 32 6,0
0203									5400 32 6,0
0204									5400 32 6,0
0205									5400 32 6,0
0206									5400 32 6,0
0207									5400 32 6,0
0208									5400 32 6,0
0209									5400 32 6,0
0210									5400 32 6,0
0211									5400 32 6,0
0212									5400 32 6,0
CARGA TOTAL INSTALADA									64800 3x20A 35,0

QUADRO DE CARGAS (QD-04)									
CIRCUITO	LAMPADAS (W)			TOMADAS (W)		CLIMAT.	TORNEIRA	CHUVEIRO	CARGAS (W)
Nº	60	24	45	100	600	0	0	0	Σ (A) (mm²)
0401				15					1500 16 2,5
0402				14					1400 16 2,5
0403				8					800 16 2,5
0404				8					800 16 2,5
0405				14					1400 16 2,5
0406				12					1200 16 2,5
CARGA TOTAL INSTALADA									7200 50A 10,0

SIMBOLOGIA

- LUMINÁRIA DE EMBUTIR EM FORRO DE GESSO OU MODULAR, BARRA DE LED DE 30W, COM EMISSÃO DE LUZ NA COR BRANCO NEUTRO 4000K. CORPO EM CHAPA DE AÇO TRATADA COM ACABAMENTO EM PINTURA ELETROSTÁTICA NA COR BRANCA. DIFUSOR EM ACRÍLICO TRANSLÚCIDO. FLUXO LUMINOSO 4080lm.
- LUMINÁRIA QUADRADA DE EMBUTIR EM FORRO DE GESSO OU MODULAR COM PERFIL "T" DE ABA 25mm COM PLACA DE LED DE 17W, COM EMISSÃO DE LUZ NA COR BRANCO NEUTRO 4000K. CORPO EM CHAPA DE AÇO TRATADA COM ACABAMENTO EM PINTURA ELETROSTÁTICA NA COR BRANCA. DIFUSOR EM ACRÍLICO TRANSLÚCIDO. FLUXO LUMINOSO 1.536lm.
- ELETROCALHA 200x50, PERFURADA, AÇO GALV., CHAPA 16.
- ELETROCALHA 100x50, PERFURADA, AÇO GALV., CHAPA 16.
- PERFILADO 38x38, PERFURADO, AÇO GALVANIZADO, CHAPA 16.
- ELETRODUTO AÇO GALVANIZADO NO TETO OU APARENTE
- ELETRODUTO FLEXÍVEL ANTI-CHAMA EMBUTIDO NO PISO OU PAREDE
- QUADRO DE DISTRIBUIÇÃO SOBREPOR GERAL REDE - h=1,20m DO PISO
- Espera alimentação 3P+N+T p/equipamento climatização
- Espera alimentação 2P+T p/equipamento climatização
- Espera Tomada 2P+T 10A p/ régua leito h=1,50m
- Tomada 2P+T 10A em cx.4x2 h:2,00m ou CONFORME PROJETO
- Tomada 2P+T 10A em cx.4x2 h:1,20m
- Tomada 2P+T 10A em cx.4x2 h:0,30m
- TUBULAÇÃO QUE DESCE
- TUBULAÇÃO QUE SOBE
- CONDULETE ALUMÍNIO DN25, DN32 OU DN40 - COMPLETO
- SENSOR DE PRESENÇA NO TETO
- Fios Neutro, Fase, Retorno e Terra - FIAÇÃO LIVRE DE HALOGENIO
- Interruptor de 1 tecla simples - ESPERA REGUA LEITO
- Interruptor de 1 tecla paralela - ESPERA REGUA LEITO
- Interruptor de 1 tecla paralela em cx 4x2" - h=1,20m
- Interruptor de 1 tecla simples e 1 paralela em cx 4x2" - h=1,20m
- Interruptor de 2 tecla paralela em cx 4x2" - h=1,20m
- Interruptor simples de 1 tecla em cx 4x2" - h=1,20m
- Interruptor simples de 2 teclas em cx 4x2" - h=1,20m
- Interruptor simples de 3 teclas em cx 4x2" - h=1,20m
- DISJUNTOR MONOFÁSICO
- DISJUNTOR TRIPOLAR
- INTERRUPTOR DIFERENCIAL BIPOLAR 30mA-5KA
- ESPERA REGUA LEITO - h=1,5m

NOTAS : 1 - Condutores não especificados ver quadros de cargas e unifilares.
2 - Eletrodutos não especificados serão DN25mm.
3 - Será usado um único Terra p/ aterramento de vários circuitos que passarem juntos no mesmo eletroduto ou eletrocalha ou perfilado (a bi-fola deverá ter a seção do condutor fase de maior seção).

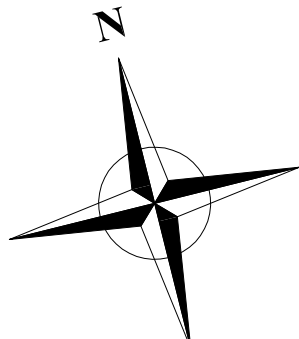

ELETRICO - 5º PAVIMENTO REDE 220/380 E REDE ESTABILIZADA 110

ESCALA 1:75

RESP. TÉCNICO PROJETO
MARCOS ROSINA
ENGENHEIRO CIVIL
CREA 179870-6

RESP. TÉCNICO EXECUÇÃO

OBJETO:
PROJETO COMPLEMENTARES

OBRA:
AMPLIAÇÃO HOSPITALAR
Avenida Sul Brasil, 584, Centro, Maravilha- SC

PROPRIETÁRIO
SOCIEDADE BENEFICIENTE HOSPITALAR MARAVILHA
CNPJ: 85.197.077/0001-86

SITUAÇÃO SEM ESCALA:

LOTE:
0

QUADRA:
0

VERSÃO:
01-2022

DATA:
SET-2022

ESCALA:
INDICADA

ÁREA:
3.202,25m²

ENCAMINHAMENTOS E REVISÕES

CONTEUDO

SIGLA DE PROJETO

01 CONCLUIDO

SET-2022

ELETRICO
5º PAVIMENTO
TOMADAS

ELE
PRANCHA
009