



DETALHE INSTALAÇÃO EXTINTOR EM COLUNAS

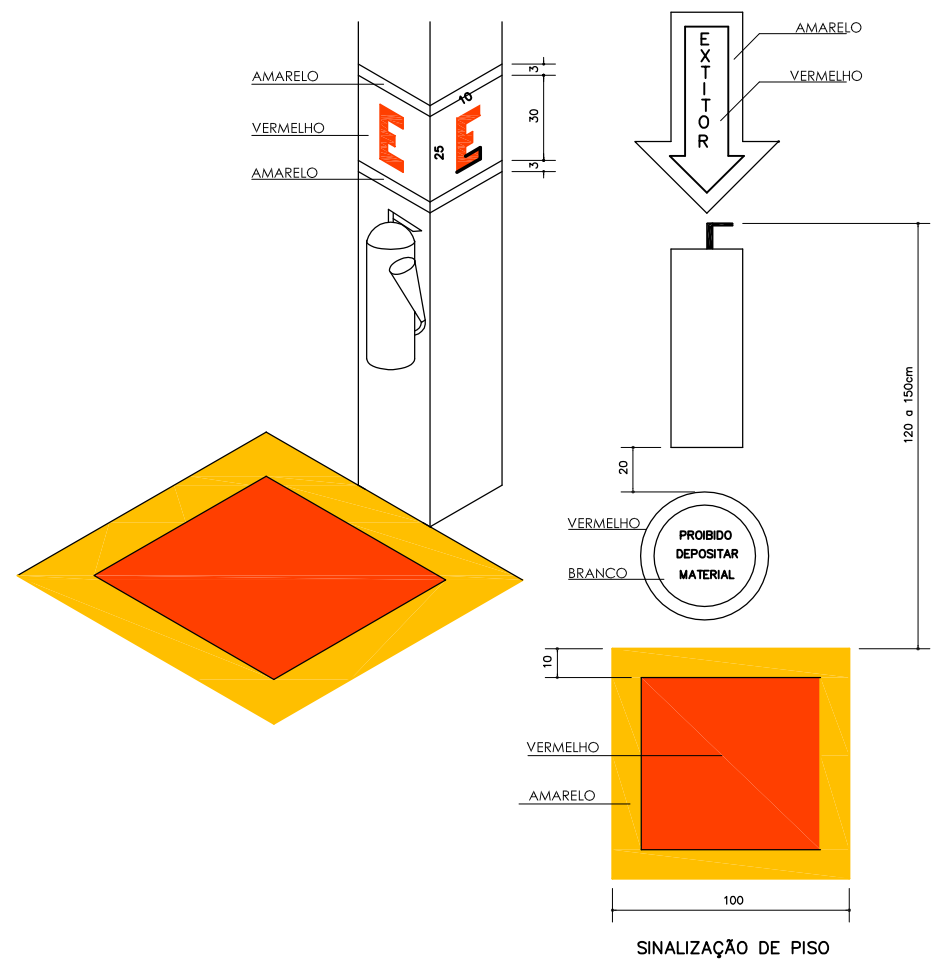

DETALHE INSTALAÇÃO EXTINTOR PAREDE

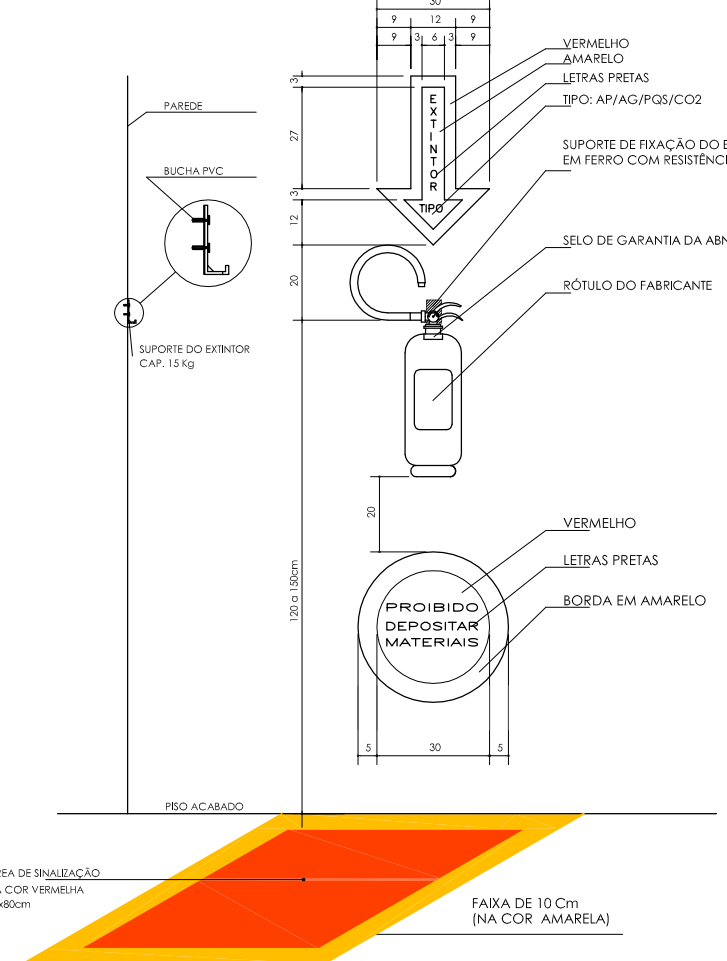


NOTAS EXTINTORES

- 1- COM EXCEÇÃO DAS EDIFICAÇÕES RESIDENCIAIS MULTIFAMILIARES OU QUANDO OS EXTINTORES FOREM INSTALADOS HALL DE CIRCULAÇÕES COMUM DEVERÃO OBEDECER:
- 2- COM EXCEÇÃO DAS EDIFICAÇÕES RESIDENCIAIS MULTIFAMILIARES, DEVERÃO SER INSTALADOS SOB O EXTINTOR, A 30cm DA BASE DO EXTINTOR, CÍRCULO COM A INSCRIÇÃO "PROIBIDO DEPOSITAR MATERIAIS" NAS CORES COMO MOSTRA O DETALHE.
- 3- NAS EDIFICAÇÕES INDUSTRIAIS DEPOSITOS, GARAGEM, GALPÕES, OFICINAS E SIMILARES SOB O EXTINTOR, NO PISO ACABADO, DEVERÁ SER PINTADO UMA QUADRADO COM 1m de LADO, SENDO DE BORDAS NAS CORES COMO MOSTRA O DETALHE.


PARA PESSOAS COM DEFICIÊNCIA OU MOBILIDADE REDUZIDA, DOTADA COM SIMBOLO INTERNACIONAL DE ACESSIBILIDADE



PLACA LUMINOSA COM INDICAÇÃO DE SAÍDA

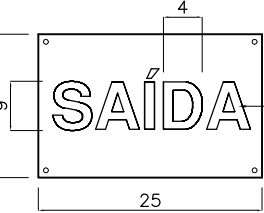

PLACA LUMINOSA COM INDICAÇÃO DE SAÍDA + SETA

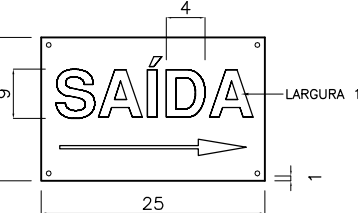


NOTAS:

- A A tensão máxima do SAL não poderá ser superior a 30 Vcc.
- (Artigo 5-A incluído pela NT 35/2018);
- A SAL deve ter autonomia mínima de 2 horas;
- A fonte de energia para as placas luminosas usada para SAL, é do tipo conjunto de blocos autônomos;


DETALHE PLACA INDICATIVA DO NUMERO DO PAVIMENTO




DETALHE CORRIMÃO

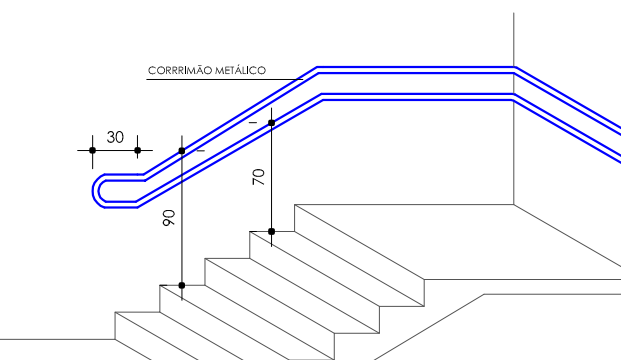


DETALHE CORRIMÃO FIXADOS NAS PAREDES

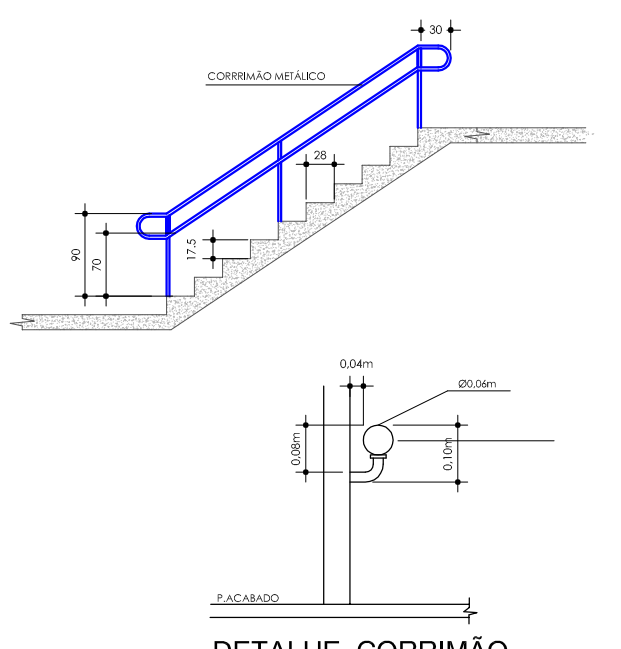

DETALHE DE INSTALAÇÃO DA ILUMINAÇÃO DE EMERGÊNCIA

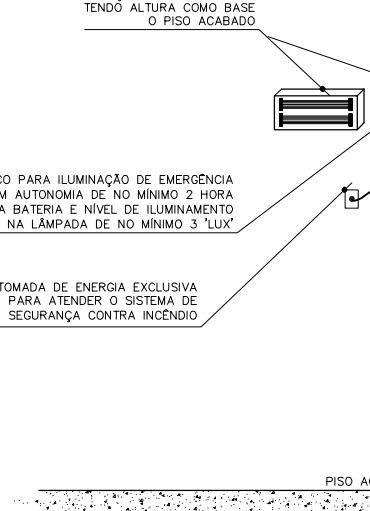


DETALHE DE INSTALAÇÃO DA ILUMINAÇÃO DE EMERGÊNCIA FARETOS

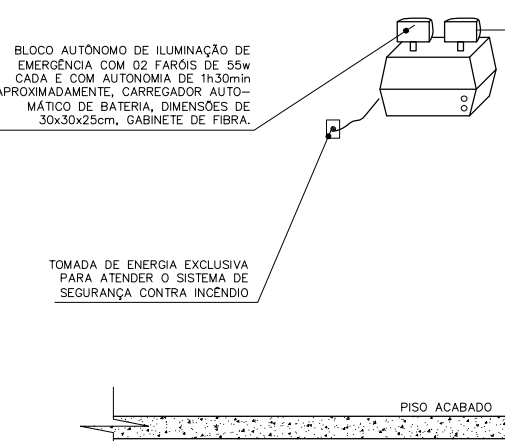

NOTAS SISTEMA DE ILUMINAÇÃO DE EMERGENCIA (SIE):


- 1- O UTILIZADO SERÁ DO TIPO QUE IMPRIMA A PROPAGADAÇÃO DAS CHAMAS MATERIAL E QUE SUA COMBUSTÃO PROVOQUE UM MÍNIMO DE EMANAÇÃO DE GASES TÓXICOS
- 2- TENSÃO DE ALIMENTAÇÃO DO SISTEMA 12V EM CORRENTE CONTÍNUA
- 3- O NÍVEL DE LUMINAMENETO ESTÁ INDICADO EM PLANTA BAIXA
- 4- BLOCOS AUTÔNOMOS COM FONTE DE ENERGIA INCORPORADA
- 5- A LUMINÁRIA DO BLOCO AUTÔNOMO DO TIPO FLOUORESCENTE COMPACTA, NÃO OFUSCANTE, COM LÂMPADA DE 20 W, COM AUTONOMIA MÍNIMA DE 02 HORA, COMUTADAÇÃO DE NO MÁXIMO 5 SEGUNDOS
- 6- RAMPAS ESCADAS O NÍVEL DE LUMINAMENETO DEVE SER DE 5 LUX, NAS ÁREAS PLANAS 3 LUX
- 7- DEVE SER PREVISTO CIRCUITO ELÉTRICO PARA O SIE, COM DISJUNTOR DEVIDAMENTE IDENTIFICADO, INDEPENDENTEMENTE DO TIPO DE FONTE DE ENERGIA UTILIZADO.
- 8- O CIRCUITO DE TOMADAS PARA LIGAÇÃO DOS BLOCOS AUTÔNOMOS DEVERÃO SER INDEPENDENTE E EXCLUSIVO PARA SIE

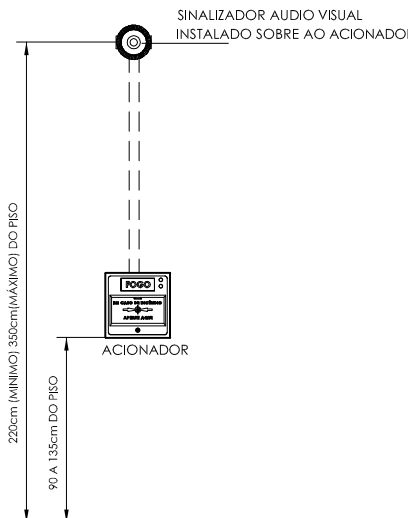


DETALHE DE POSICIONAMENTO ACIONADOR DO ALARME DE INCÊNDIO

NOTA GERAIS - ALARME DE INCENDIO

- 1- A CENTRAL DE ALARME TERÁ SUA FONTE DE ENERGIA LIGADA A CENTRAL DE BATERIA
- 2- A CENTRAL DE ALARME DEVERÁ POSSUIR TEMPORIZADOR PARA OS ACIONAMENTO DO ALARME GERAL, EFETUADOS PELOS ACIONADORES COM TEMPO DE RETARDO ENTRE 3 A 5 MINUTOS.
- 3- OS CONDUTORES DO SISTEMA DE ALARME, SERÃO DO TIPO ANTICHTAMA PRASTIC, #2,5mm², EMBUTIDOS EM ELETRODUTOS DE PVC RECORO QUANDO APARECEREM EM ACQUANABADO
- 4- OS ACIONADORES SONOROS TERÃO UMA PRESSÃO SONORA MÍNIMA DE 15 db ACIMA DO RUÍDO LOCAL, DEVE TER SONOREADOR COM INTENSIDADE MÍNIMA DE 90 db E MÁXIMA DE 115 db
- 5- COMUTAÇÃO AUTOMÁTICA
- 6- A AUTONOMIA DAS FONTES DE ALIMENTAÇÃO DE EMERGENÇA DO SADI É DE 1 HORA DE OPERAÇÃO CONTÍNUA DO ALARME GERAL
- 7- A TENSÃO ELÉTRICA MÁXIMA DE SADI SERÁ INFERIOR A 30Vcc.

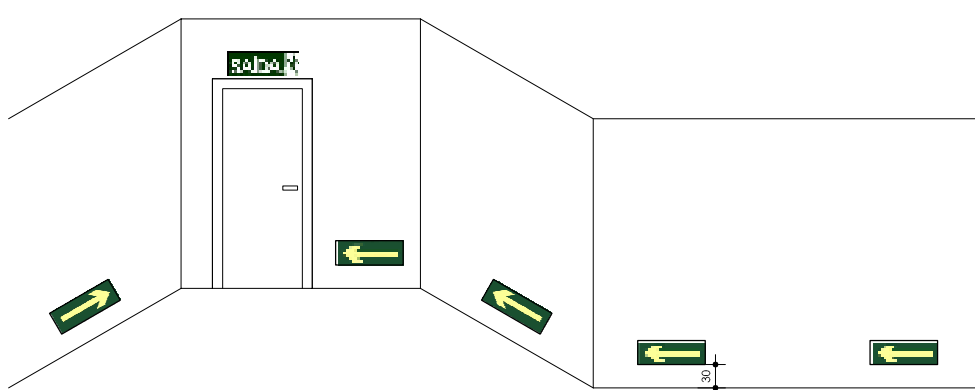


DETALHE DE INSTALAÇÃO SINALIZAÇÃO CONTÍNUA APLICADA EM PAREDE

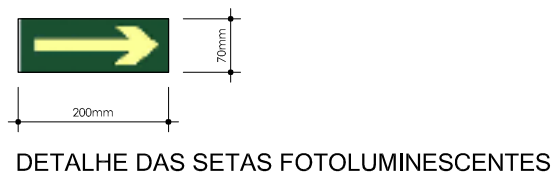


AREA DE RESGATE




- SÍMBOLO INTERNACIONAL DE ACESSO PINTADO NO PISO DA ÁREA DE RESGATE
- SÍMBOLO COM DIMENSÕES 300x300mm
- DIMENSÕES DA ÁREA DE RESGATE 80x1200mm

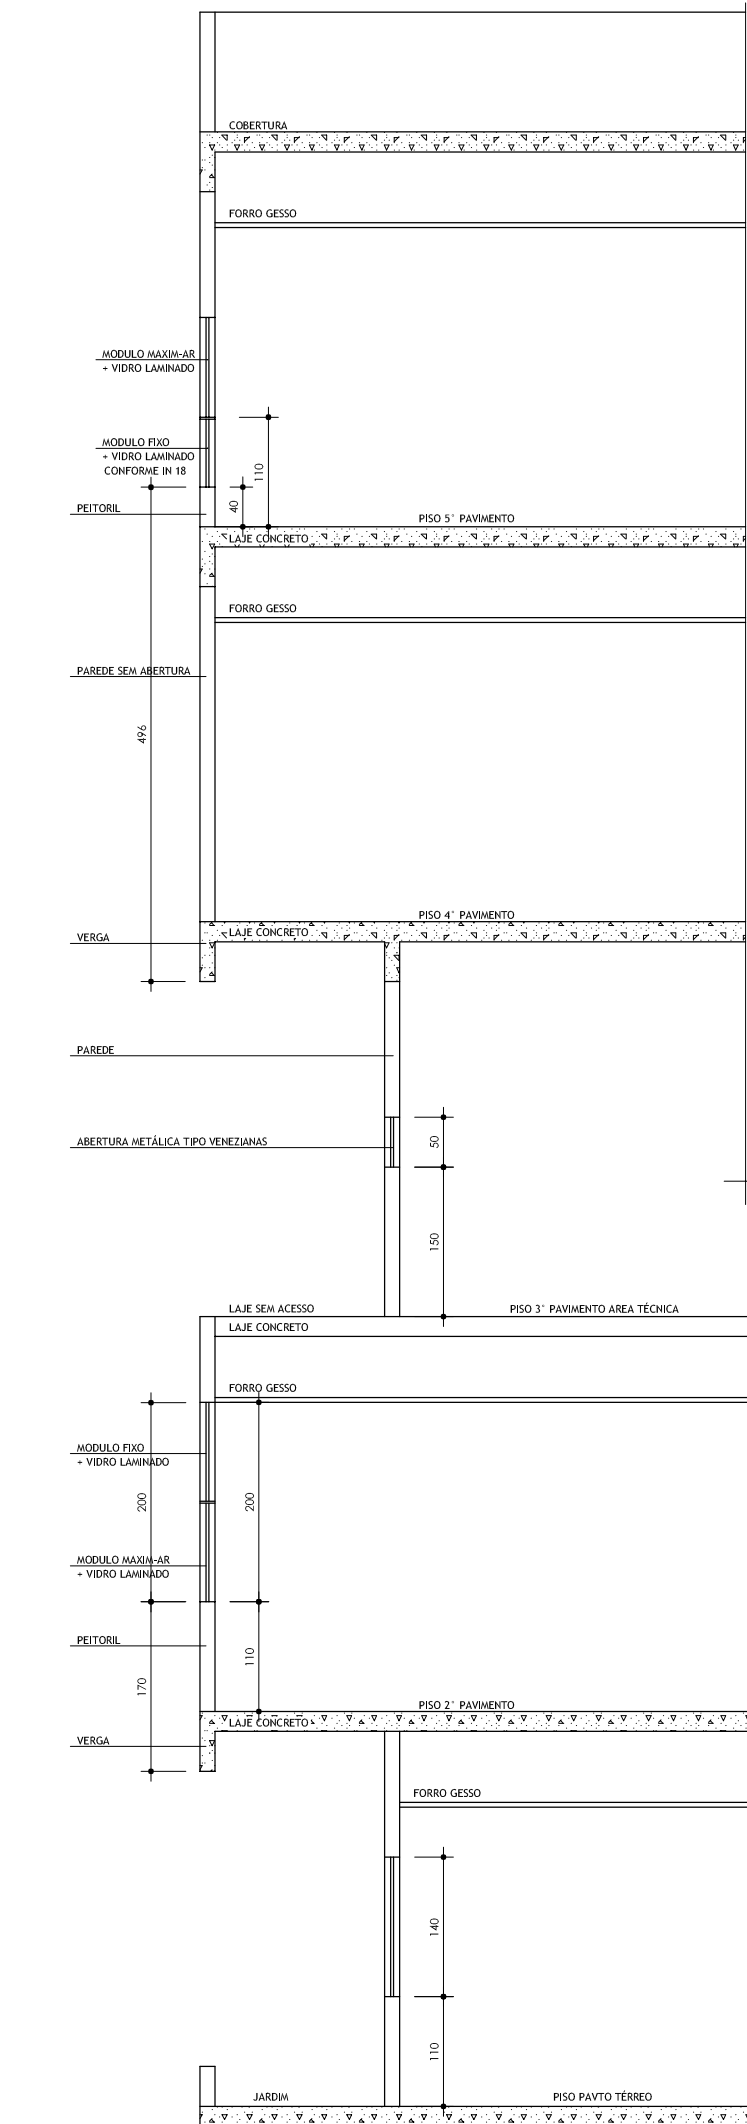

Compartimentação Vertical
Det CV-01

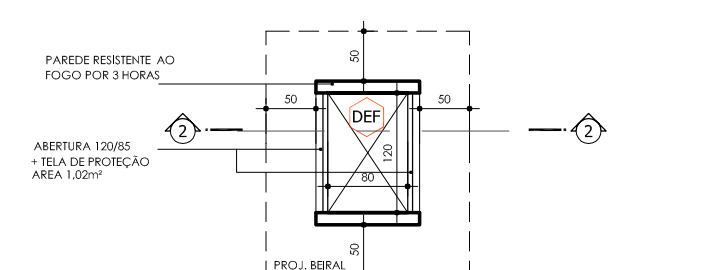


DETALHE DOS DUTOS TERMINO DO DEF

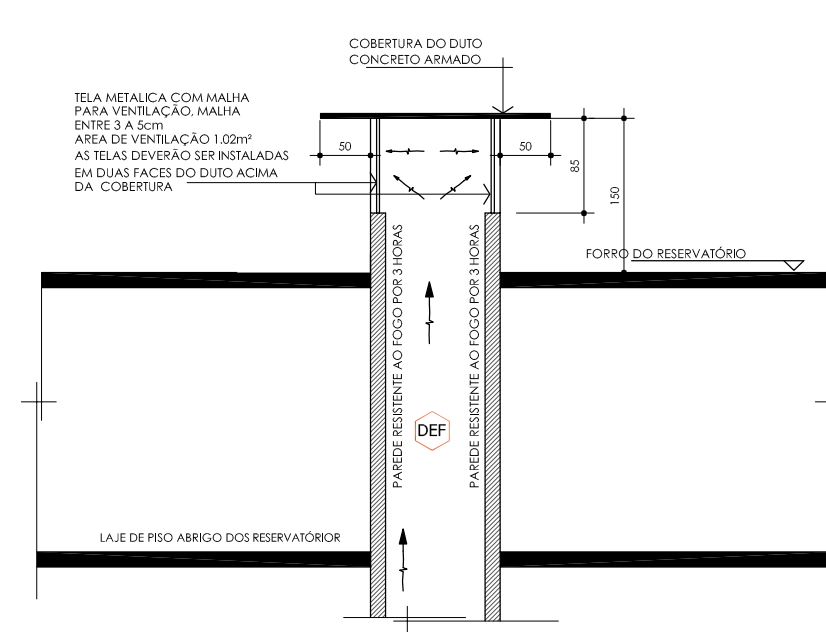


CORTE-2


CORTE 1: DETALHE DA CAPTAÇÃO DE AR PURO PARA DEA

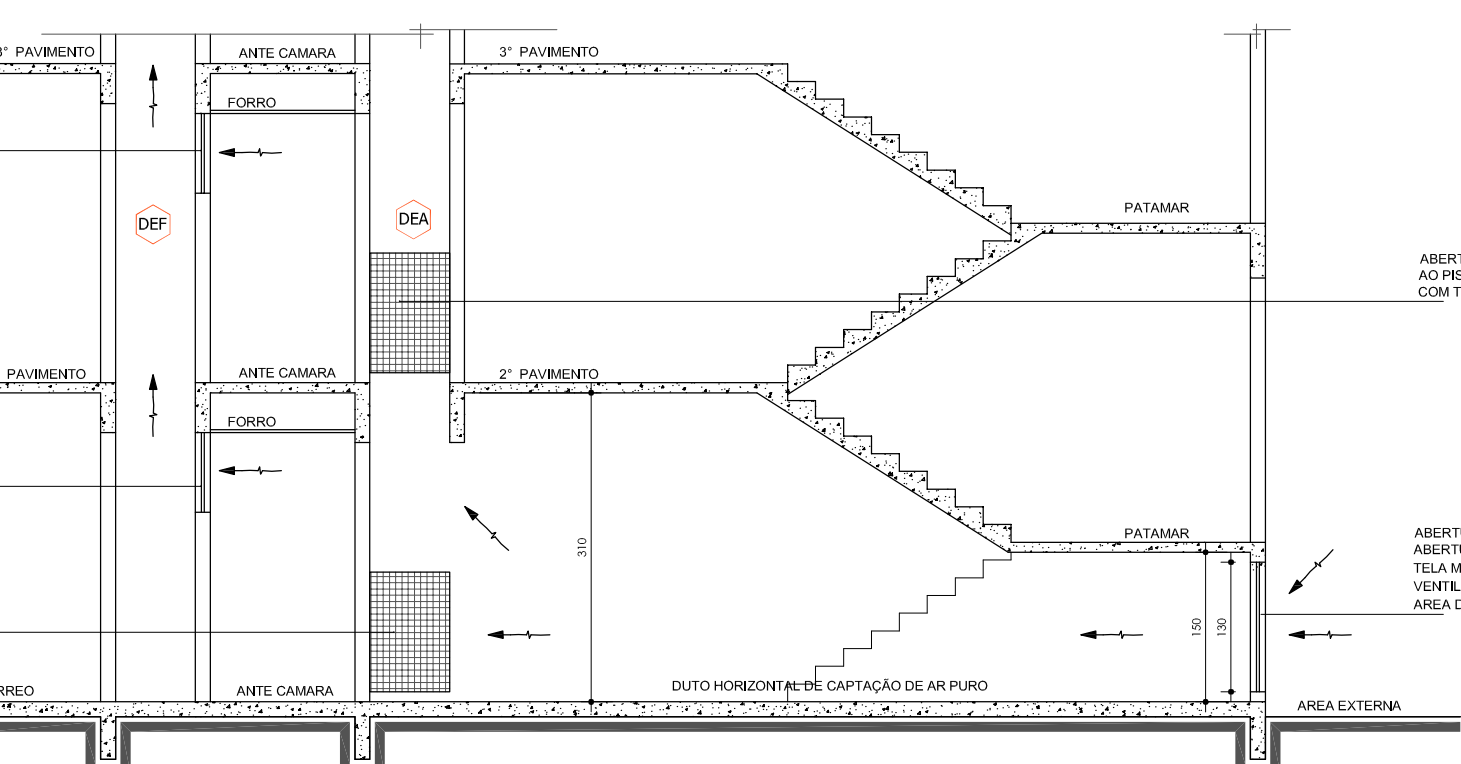

DETALHES DOS DUTOS DE ENTRADA DE AR (DEA) E EXAUSTÃO DE FUMAÇA (DEF)

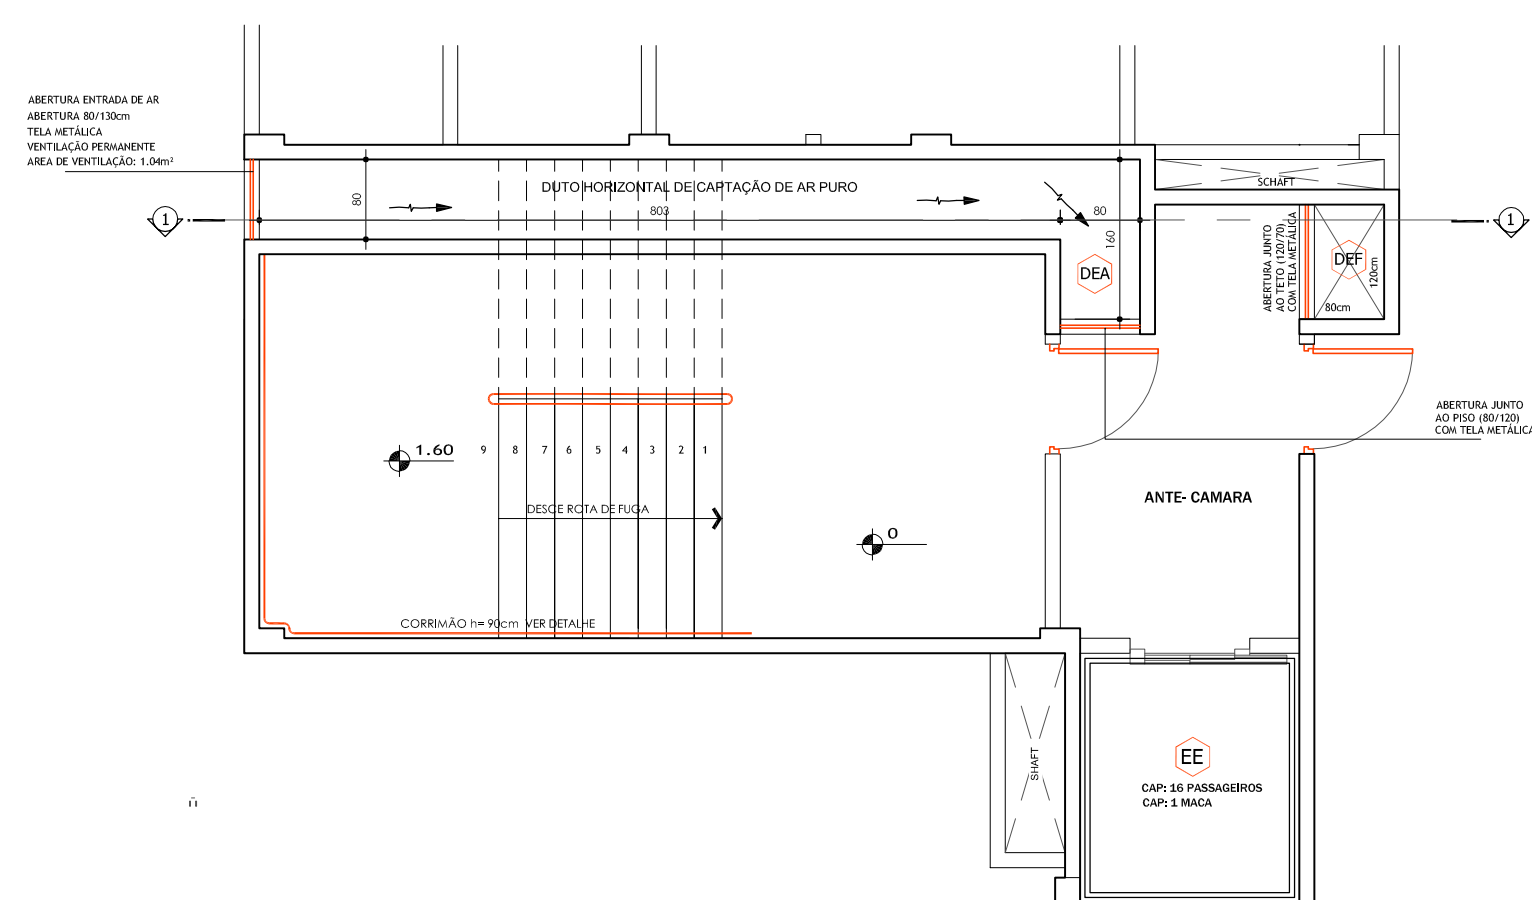


PL. BAIXA: DETALHE DA CAPTAÇÃO DE AR PURO PARA DEA

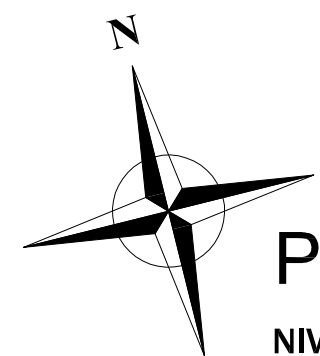

PPCI - RESERVATÓRIOS

NÍVEL PISO: 23.00m
AREA: 97.77m²
ESCALA 1:75

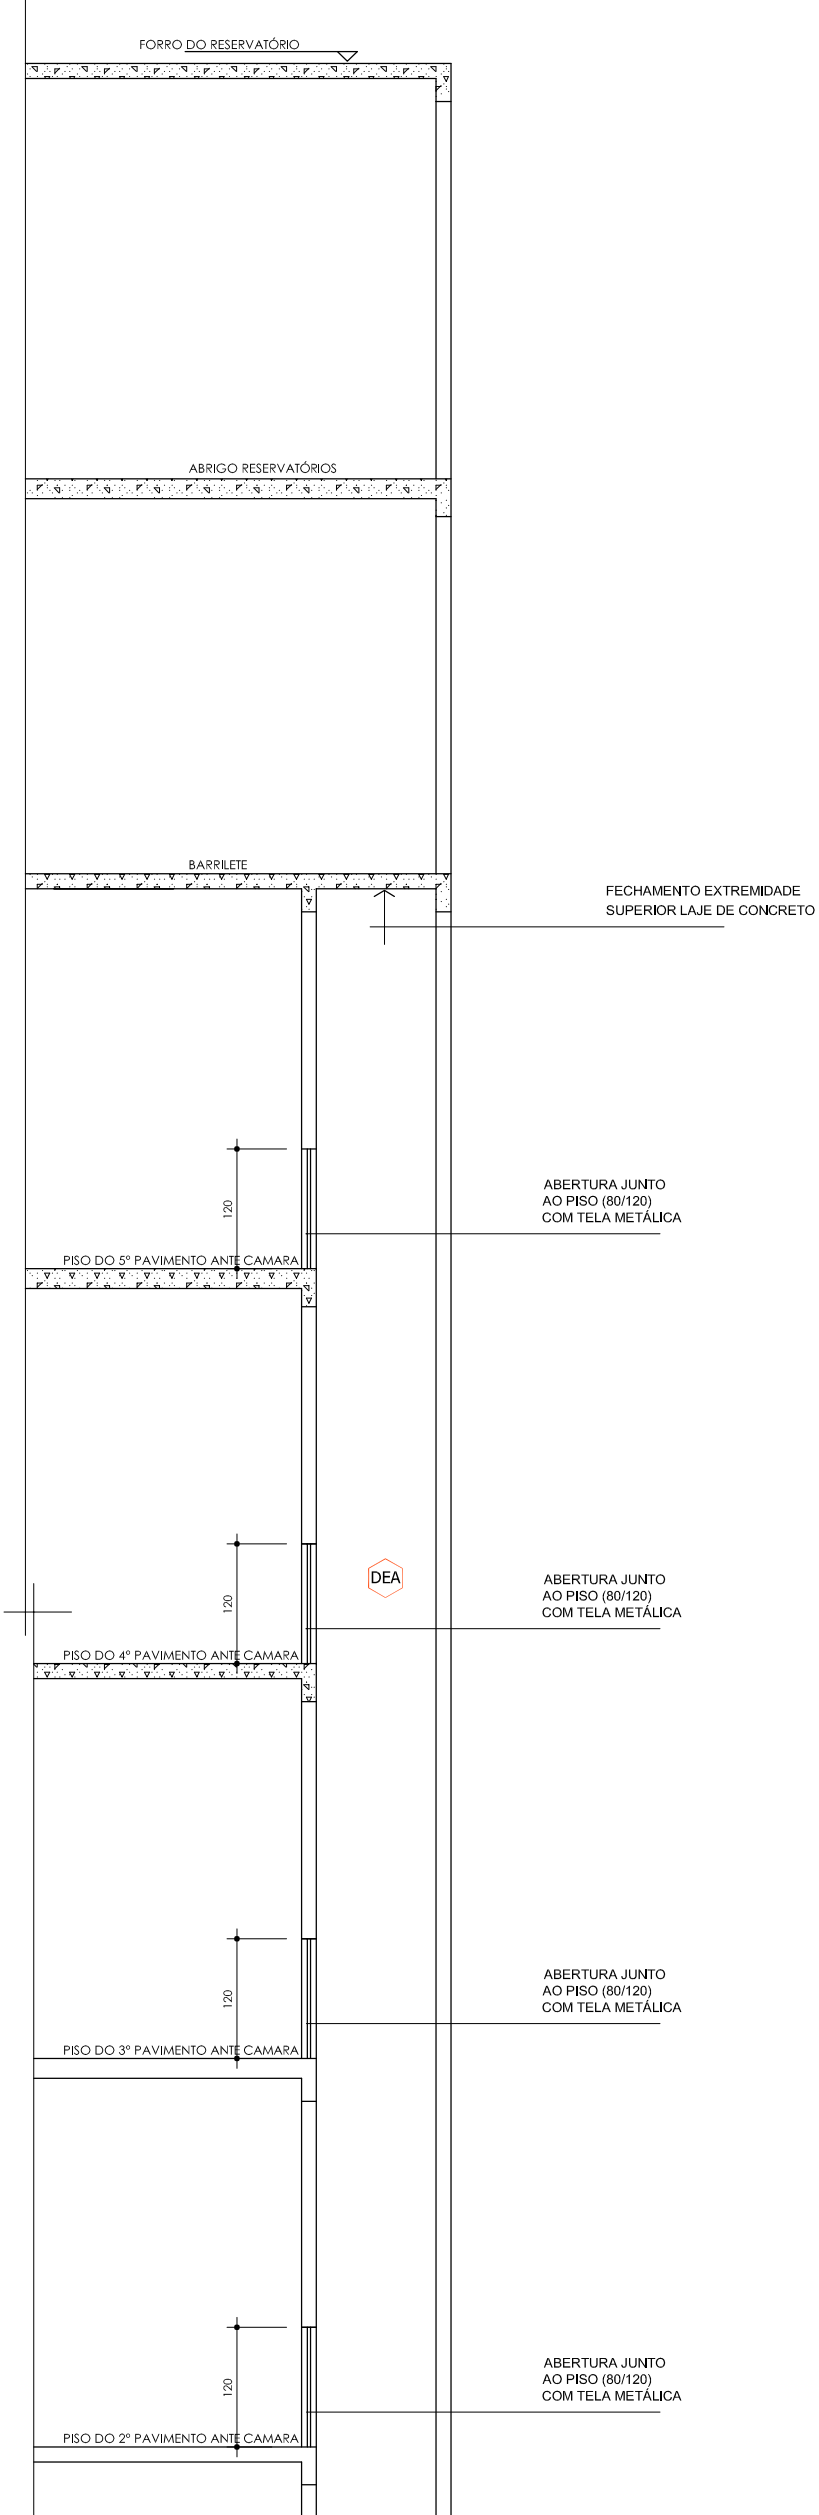

Detalhe final DEA

MARCOS PAULO ROSINA-01596400919
Assinado de forma digital por MARCOS PAULO ROSINA-01596400919
Data: 2022.09.23 14:55:04 -03'00'
RESP. TÉCNICO PROJETO
RESP. TÉCNICO EXECUÇÃO

OBJETO:
PROJETO COMPLEMENTARES ESGOTO SANITÁRIO E PLUVIAL

OBRA:
AMPLIAÇÃO HOSPITALAR
Avenida Sul Brasil, 584, Centro, Maravilha- SC

PROPRIETÁRIO
SOCIEDADE BENEFICIENTE HOSPITALAR MARAVILHA
CNPJ: 85.197.077/0001-56

SITUAÇÃO SEM ESCALA:

LOTE: 0	QUADRA: 0	VERSÃO: v02-2022	DATA: AGO-2022	ESCALA: INDICADA	ÁREA: 3.202,25m²
ENCAMINHAMENTOS E REVISÕES			CONTEÚDO		SIGLA DE PROJETO
01	ENCAMINHAMENTO PARA ANÁLISE		AGO-2022		PPCI
02	ATENDENDO RELATÓRIO DE INDEFERIMENTO		SET-2022		
			ABRIGO RESERVATÓRIOS DETALHES GERAIS PPCI		FRANCHA 005